



Comune di Buttigliera Alta
Provincia di TORINO

**VARIANTE N. 1 AL PIANO ESECUTIVO CONVENZIONATO
PER LA ZONA DENOMINATA SP5 DAL P.R.G.C.
AREA DESTINATA ALL'AMPLIAMENTO DI CASA DI CURA NEL
COMUNE DI BUTTIGLIERA ALTA - TORINO**

MADONNA dei BOSCHI S.r.l.
Via Ragazzi del 99, n. 1
Buttigliera Alta (TO)
P.IVA e C.F. 10758590011




UBICAZIONE
Via Ragazzi del 99, n. 1
Buttigliera Alta (TO)


PROGETTO ARCHITETTONICO	Arch. Paola TAGLIABUE Sede: Via Provinciale 41 - 10010 PARELLA (TO) Ufficio: Via Bigny 10 - 10122 TORINO Tel.Fax 011 4360537 Email p.tagliabue@ptfv.it	PTFV architetti
PROGETTO STRUTTURALE	SERTEC ENGINEERING S.r.l. ING. DOMENICO GABRIELE Strada Provinciale 222, 31-10010 LORANZE' (TO) Tel. 0125561001 - Fax 0125564014 Email domenico.gabriele@ilquadrifoglio.to.it	SERTEC
PROGETTO IMPIANTISTICO	SERTEC ENGINEERING S.r.l. ING. GIANLUCA ODETTO Strada Provinciale 222, 31-10010 LORANZE' (TO) Tel. 0125561001 - Fax 0125564014 Email gianluca.odetto@ilquadrifoglio.to.it	SERTEC

PIANO ESECUTIVO CONVENZIONATO PLANIMETRIA GENERALE INFRASTRUTTURE E AREA RIFIUTI	SCALA: VARIE DATA: FEBBRAIO 2015	TAVOLA 05
NOME DOCUMENTO: TAV. 05_planimetria infrastrutture	Revisione: ---	Data: ---
TIPO DOCUMENTO: Elaborato grafico	---	---
FORMATO DOCUMENTO: DWG AutoCAD®	---	---

A termini di legge e' vietato riprodurre o comunicare a terzi il contenuto del presente elaborato grafico

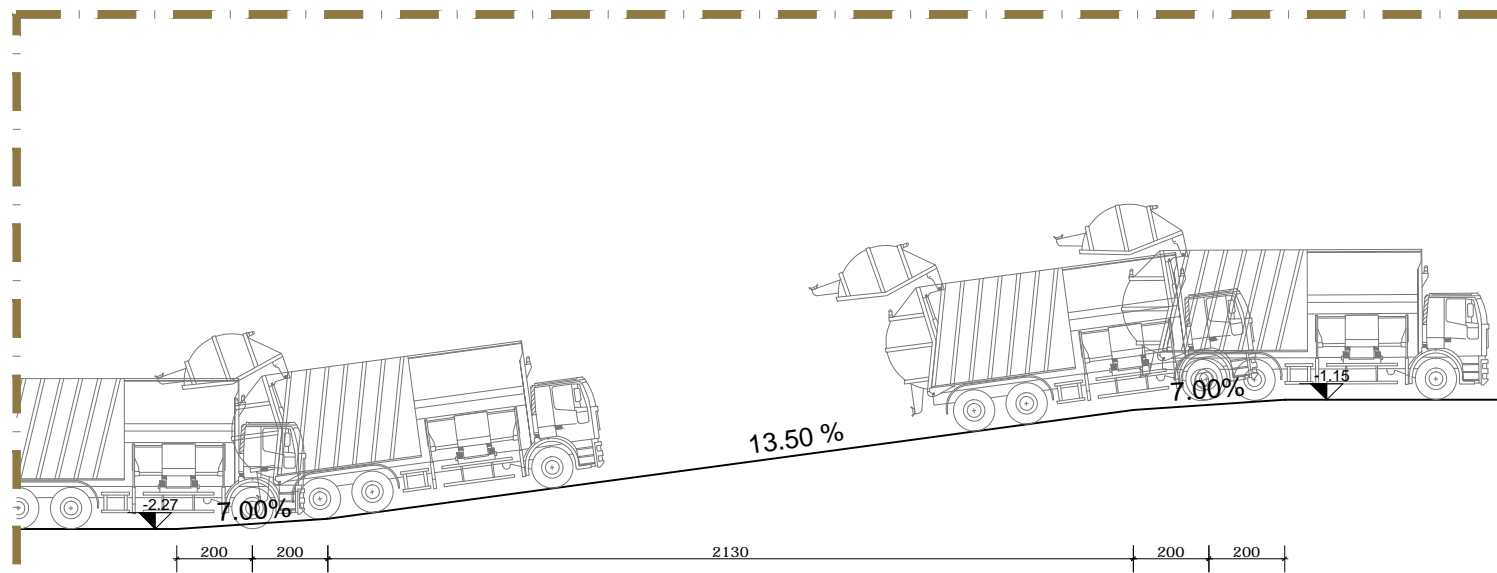

VERIFICA RAMPA - AUTOMEZZO SCALA 1:20

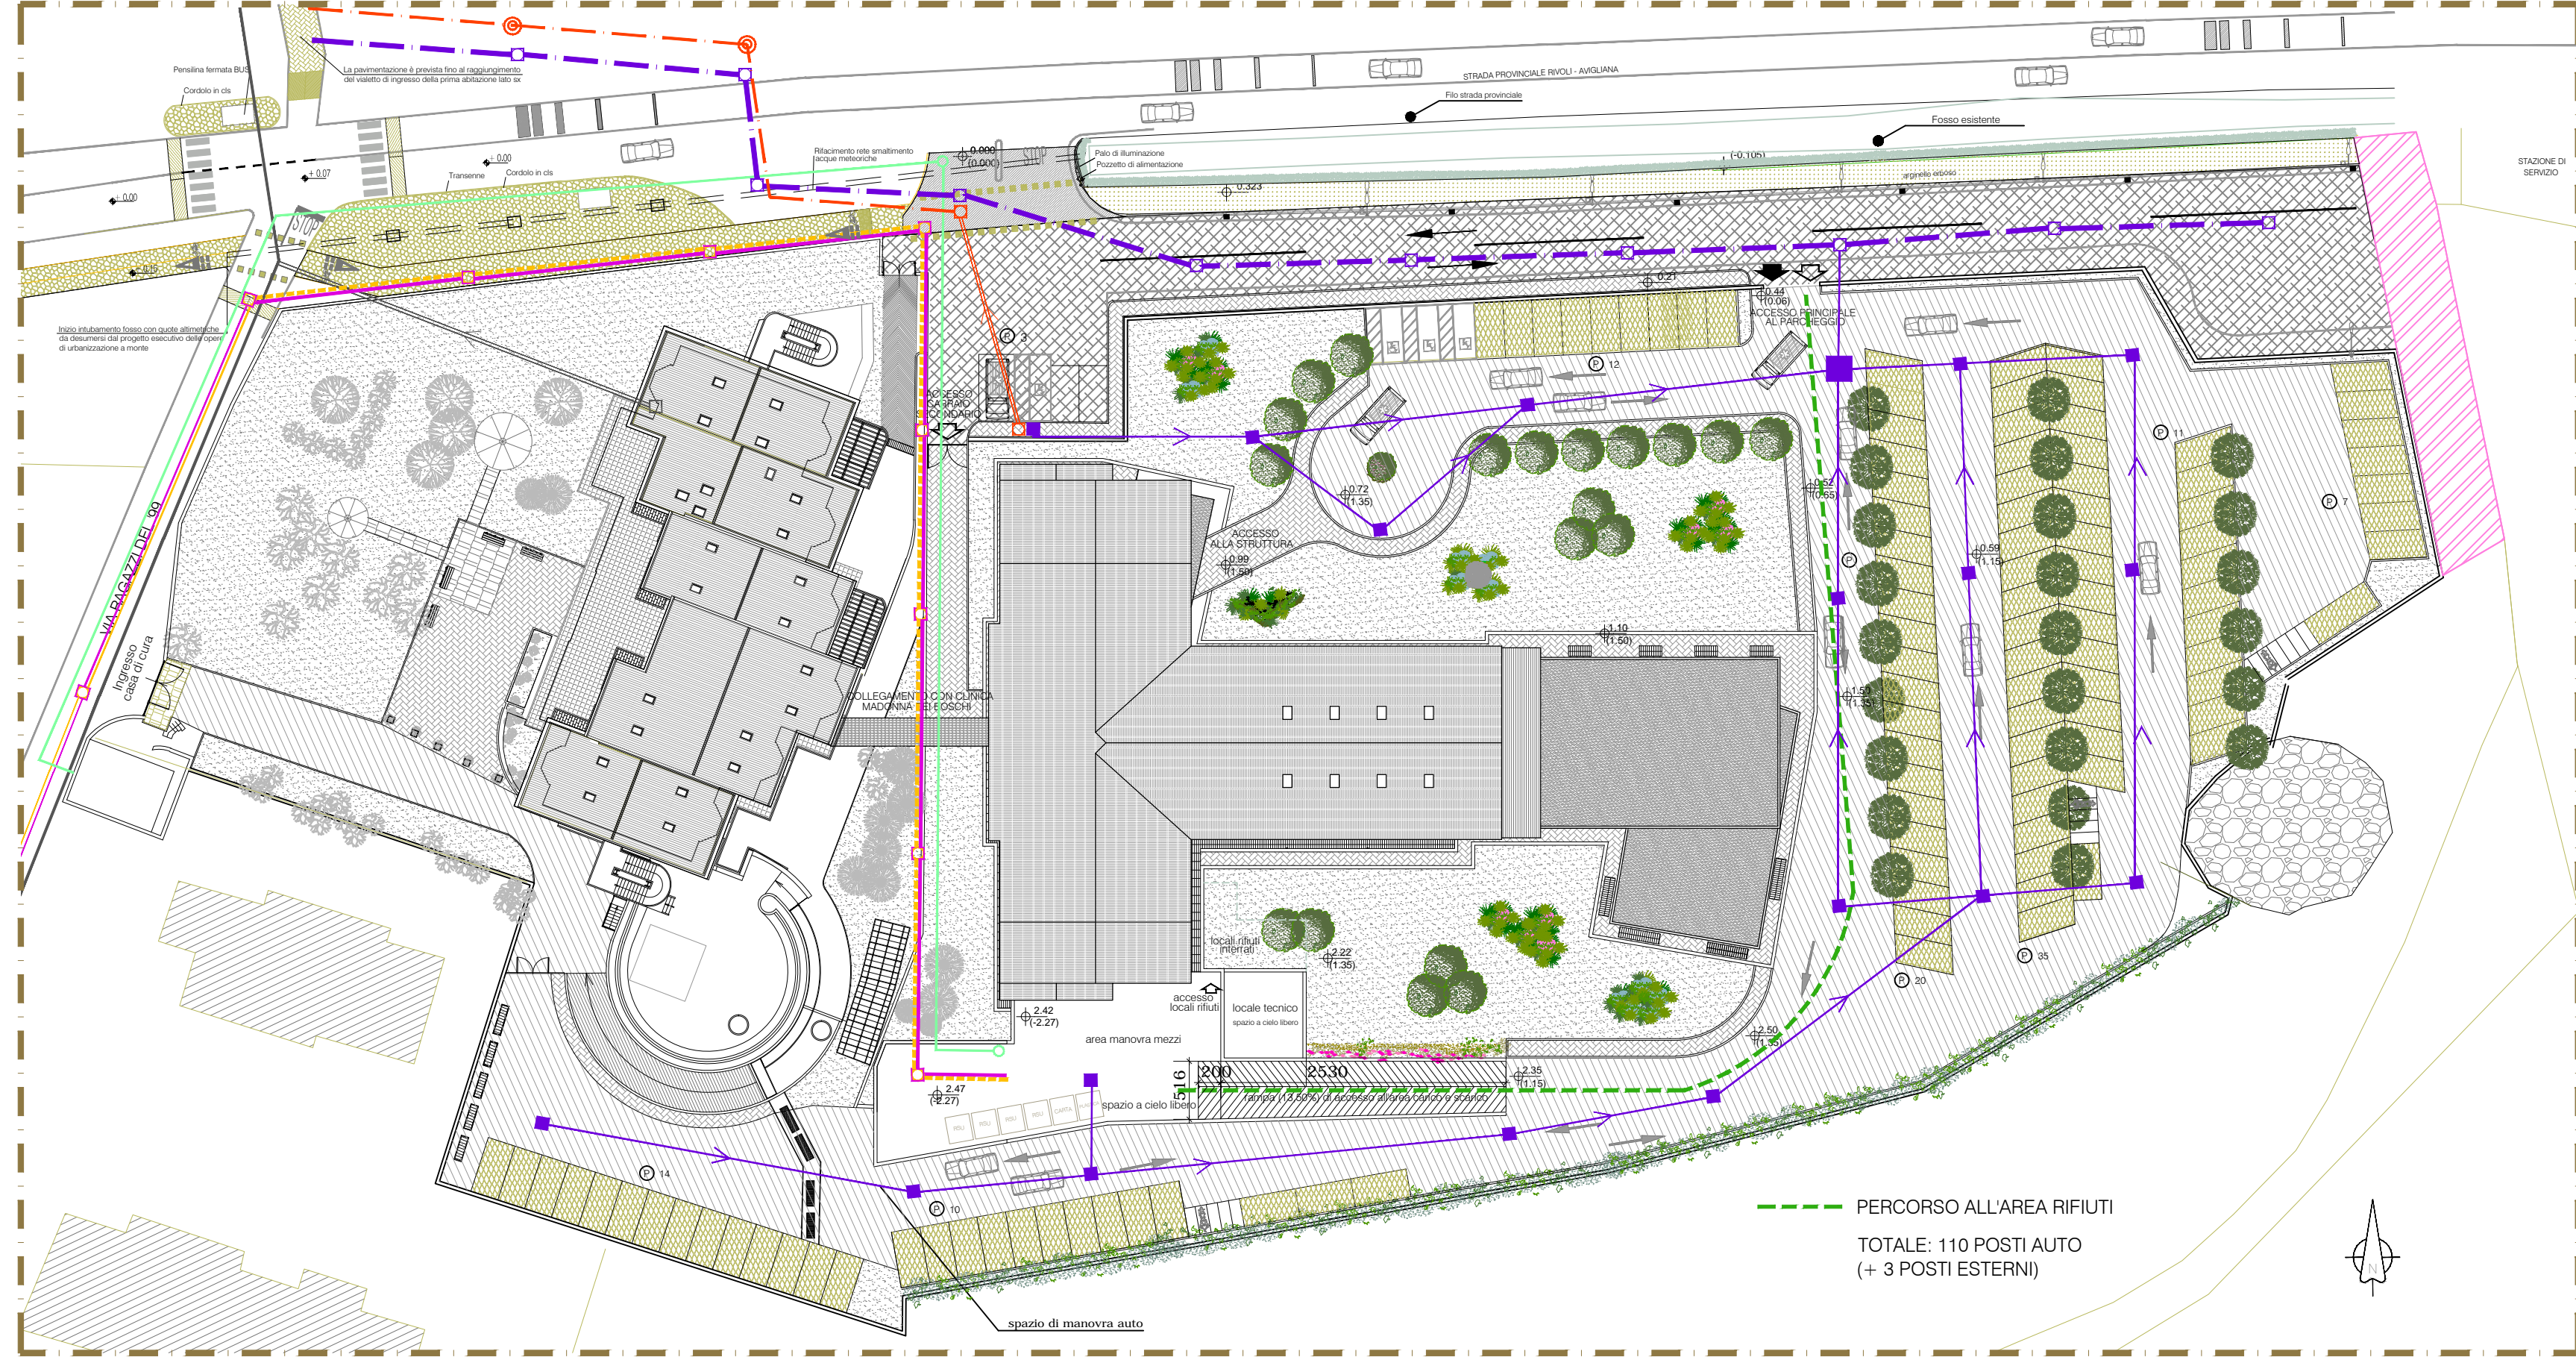

PLANIMETRIA GENERALE INFRASTRUTTURE E PERCORSO ALL'AREA RIFIUTI - scala 1:500

LEGENDA

RETE FOGNATURA


	Rete fognatura bianca
	Rete fognatura mista esistente
	Rete fognatura nera pubblica in progetto
	Rete fognatura nera allacciamento esistente
	Rete fognatura nera: allacciamento progetto
	Rete fognatura bianca pubblica in progetto
	Vasca di raccolta

RETE GAS E ACQUEDOTTO


	Rete esistente gas e acqua
	Rete gas
	Acquedotto (presa artigianale, civile, antincendio)
	Rete gas e acquedotto: allacciamento d'utenza

RETE ELETTRICA FABBRICATI E RETE TELEFONICA

	Rete elettrica per fabbricati
--	-------------------------------

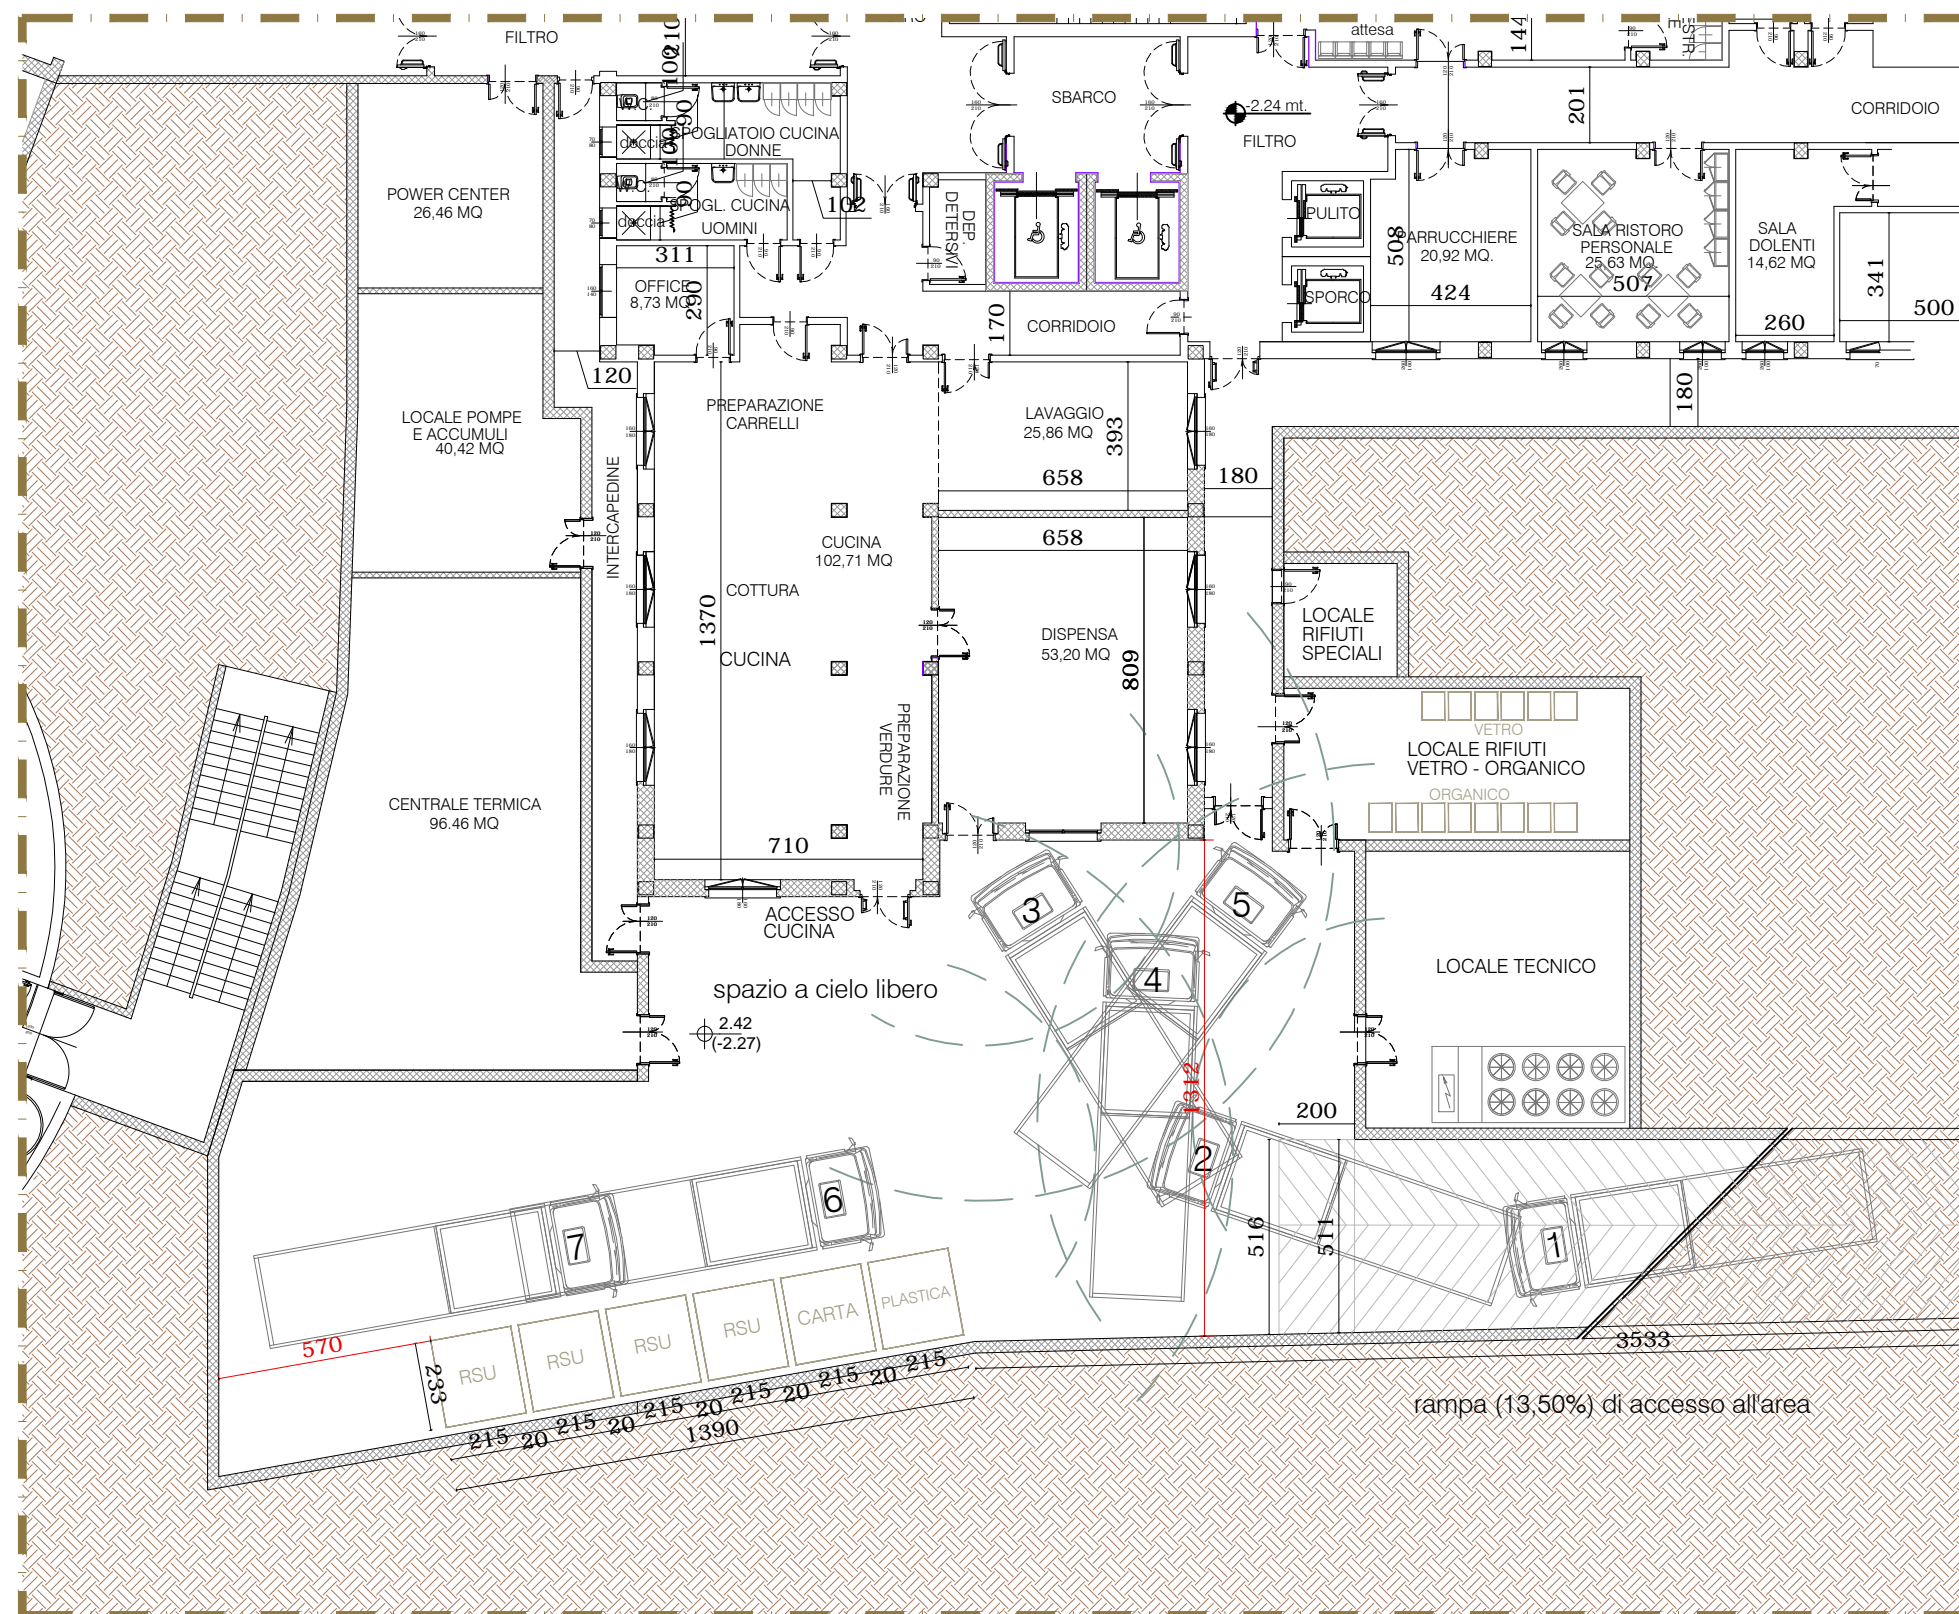

INGRANDIMENTO AREA RIFIUTI SITUATA AL PIANO SEMINTERRATO - scala 1:200

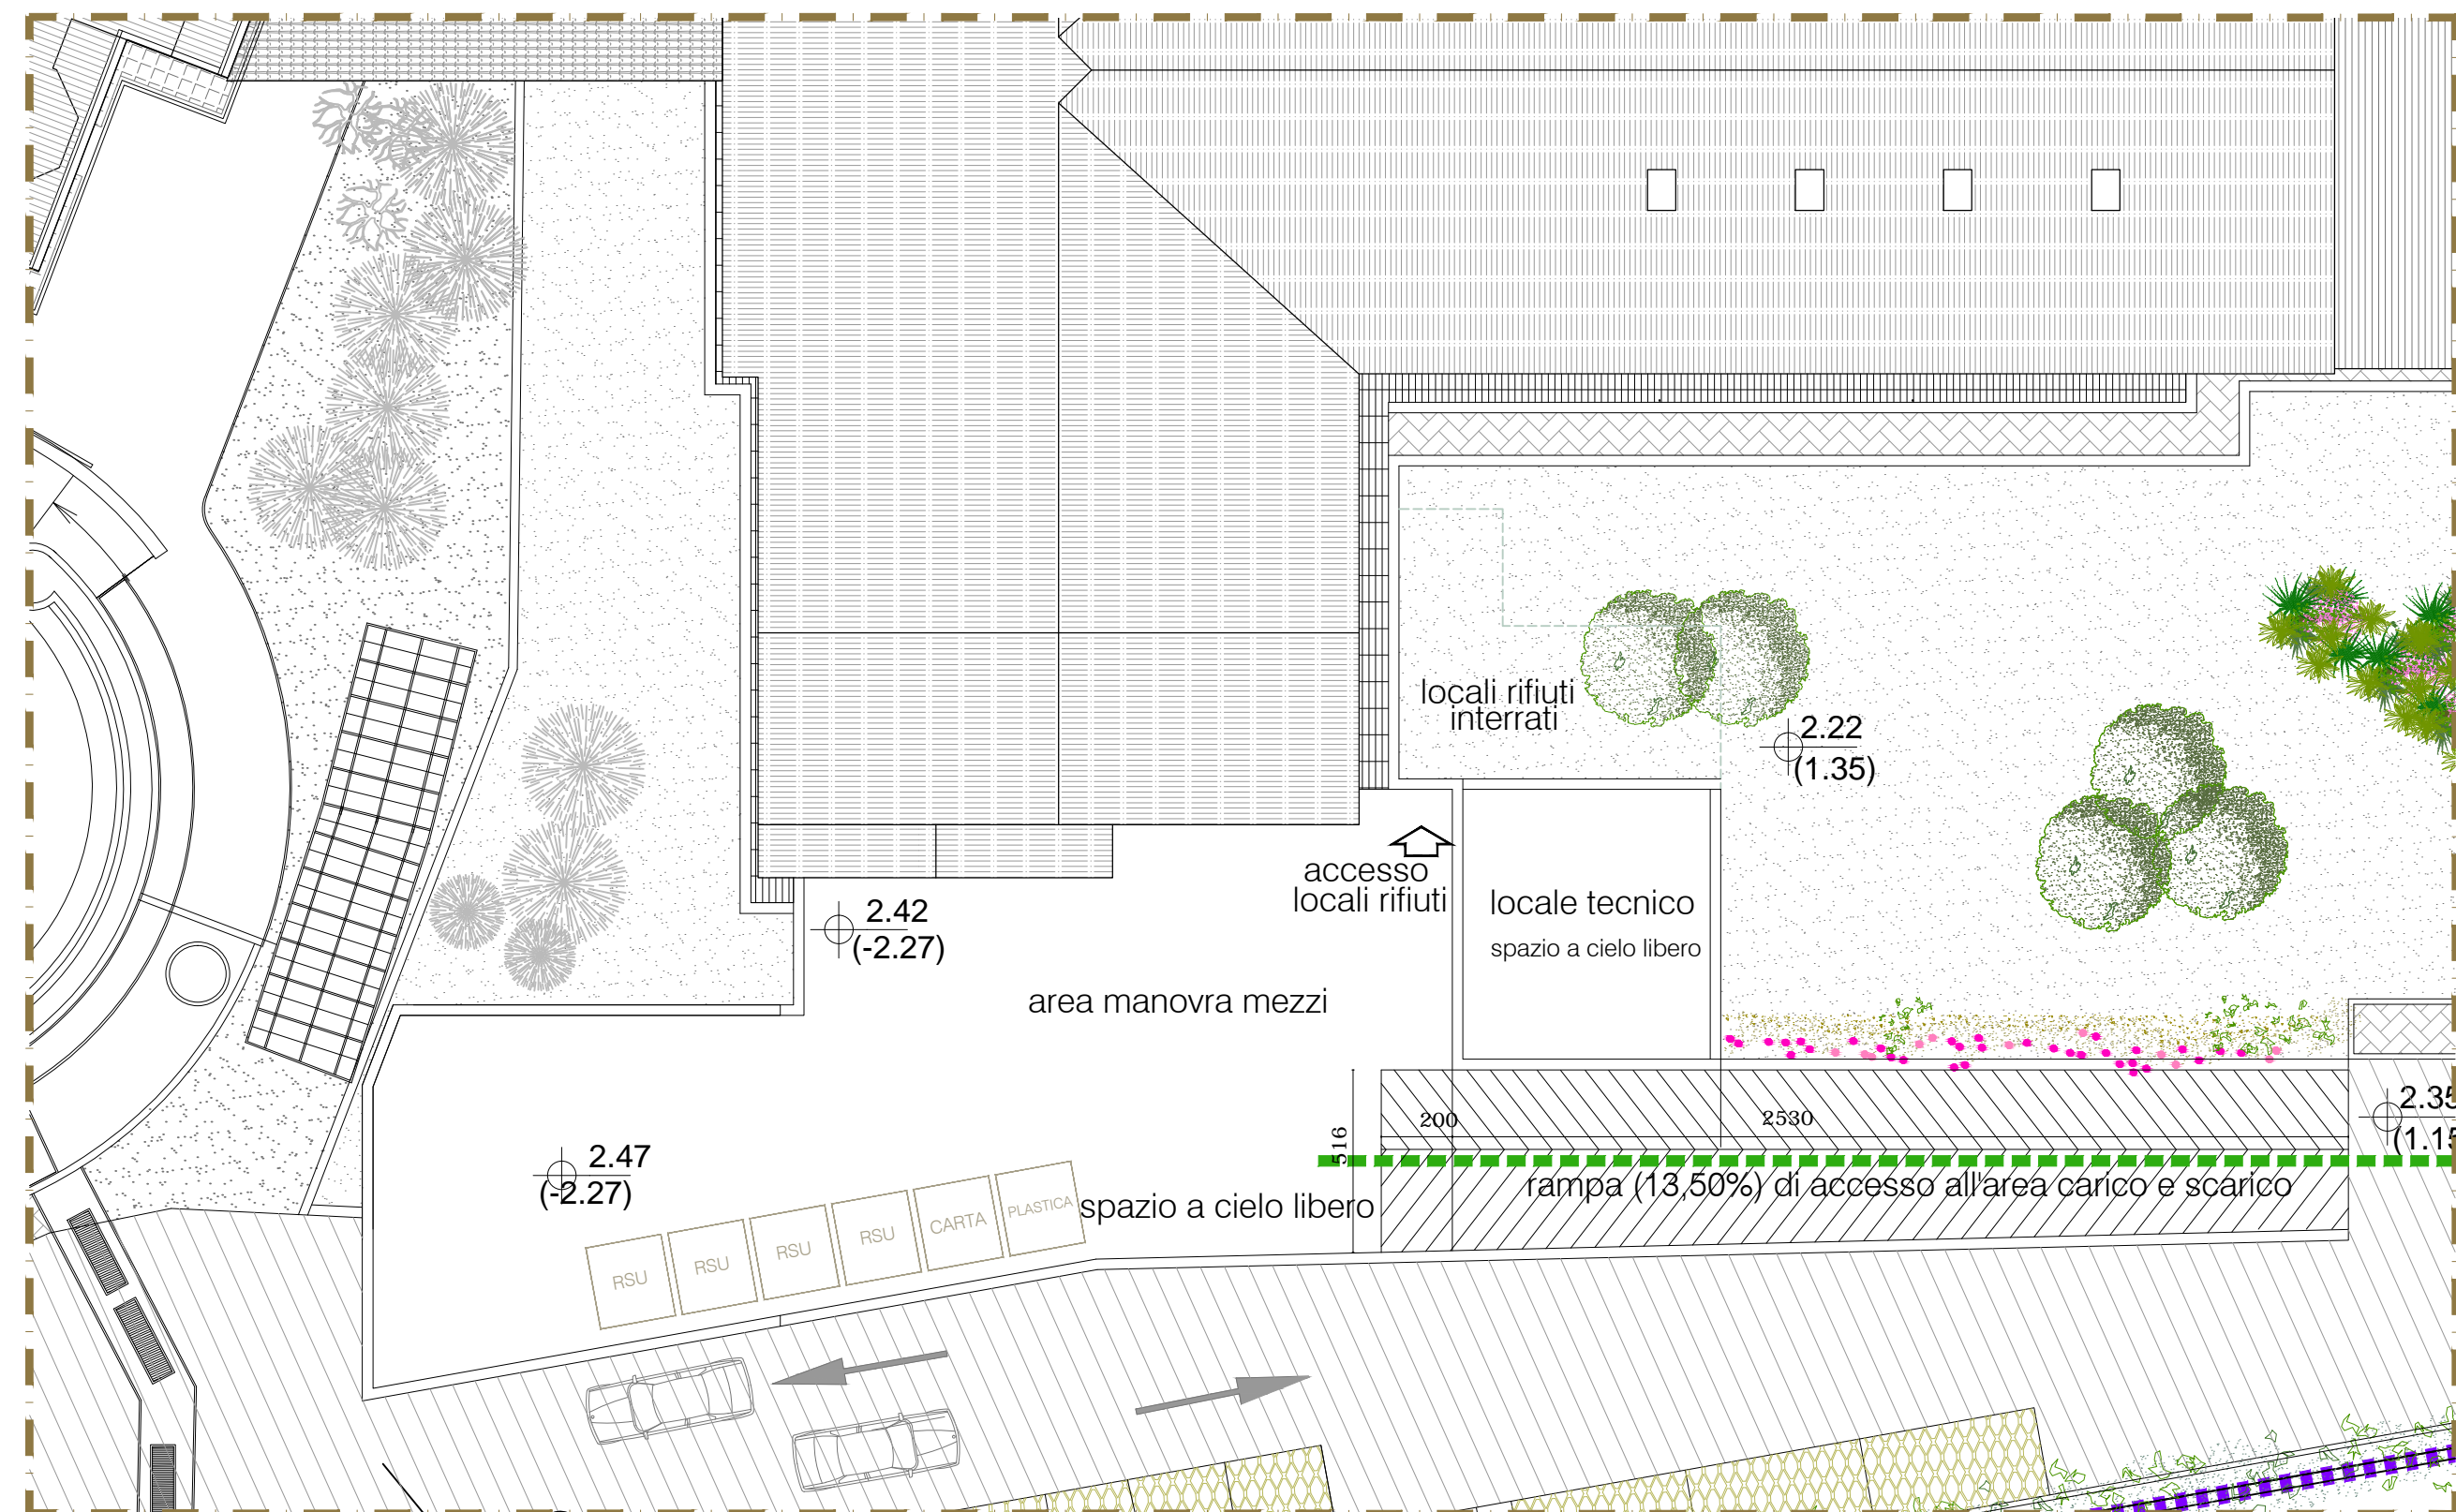

INGRANDIMENTO AREA RIFIUTI VISTA DALL'ALTO - scala 1:200